


- Legende**
- Schmutzwasser-Leitung Planung
 - - - Regenwasser-Leitung Planung
 - Schmutzwasser-Druckleitung Planung
 - Schmutzwasser-Leitung Bestand
 - Schmutzwasser-Druckleitung Bestand
 - - - Regenwasser-Leitung Bestand
 - Trinkwasser-Leitung Bestand
 - - - Gasleitung Bestand
 - Stromkabel Bestand
 - - - Beleuchtungskabel Bestand
 - Telekomleitung Bestand
 - Telekommunikationsleitung Bestand
 - Fernwärmeleitung Bestand

Höhen sind örtlich zu überprüfen!

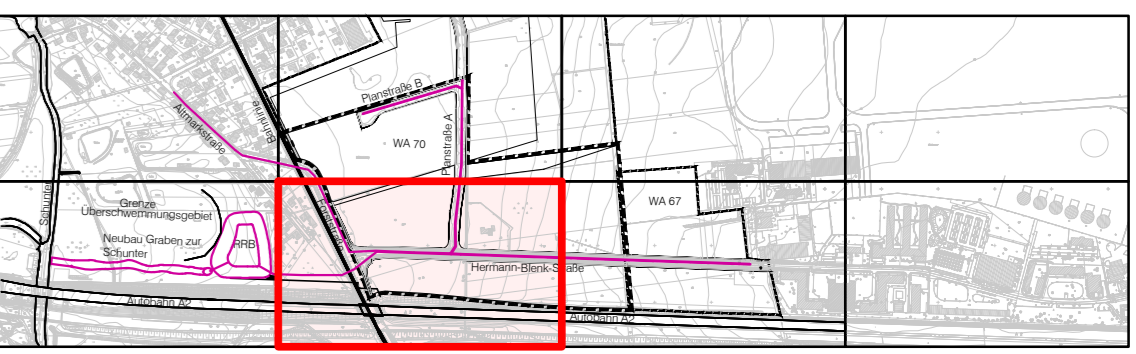

| Datum | Name | Änderung | Index |
|-------|------|----------|-------|
| | | | |

Höhenangaben in mNN



SE-BS Stadtentwässerung Braunschweig GmbH

Entwässerungsplanung WA 70, WA 67, BI 39
 SW-Kanalisation, RW-Kanalisation,
 Vorfluter und Regenrückhaltebecken
 Ausführungsplanung

| Bearbeitet | Datum | Name |
|-------------|------------|----------|
| Gezeichnet | 26.11.2009 | Behrendt |
| Geprüft | 26.11.2009 | Wolff |
| Projekt-Nr. | PL 2419 | |
| Maßstab | 1 : 500 | |
| Anlage | 3 2 | |

Lageplan
 Hermann-Blenk-Straße,
 Bahnquerung